


ZEICHENERKLÄRUNG KANÄLE

Leitungen / Schächte	Bestand	Planung
Mischwasser		
Schmutzwasser		
Regenwasser		
Abwasserdruckleitung		
Wasserleitung		
Stromleitung Mittelspannung		
Stromleitung Niederspannung		
Telefonleitung		
Schacht		
Sonstiges		
Leuchte		
Zaun		
Vorflechter / Graben		

Index	Änderung	Datum	Zeichen

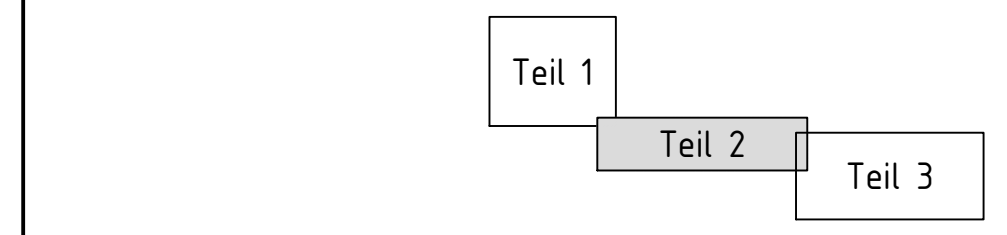

- Genehmigungsplanung §§8, 15 WHG -

Auftraggeber	Verbandsgemeindewerke Kirchheimbolanden Donnersbergkreis		
	Projekt: Abwasserbeseitigung Orbis Anschluss an AMP		
Entwurfsverfasser	Teil: Verbindungsleitung Lageplan Planung Teil 2		
	Bearbeitet: Sz	Datum: Juni 2020	Maßstab: 1 : 500
Gezeichnet: Wf	Projekt-Nr.: 0 17 101 E/K	Blattgröße: 132 / 29,7	Blatt-Nr.: 9.02
Geprüft:			

Beratender Ingenieur für Bauwesen und Umweltschutz

INGENIEURBÜRO MONZEL-BERNHARDT

Inhaber: Johann Bernhardt - Beratender Ingenieur
Morbacherweg 5, 67806 Rockenhausen, Telefon: 0 63 61/92 15 - 0, Telefax: 0 63 61/92 15 33

Gepl. Straßenkreuzung K 22
Detail siehe Beilage 9.09

Gepl. Druckleitung DN 125
Länge ca. 1610 m,
Mitverlegung Datenkabel

Der vorhandene Weg befindet sich
teilweise außerhalb seines Flurstücks

Gepl. Gewässerkreuzung
Viermorgengraben
Detail siehe Beilage 9.10

VOM 1
D 324,40
S 322,20

VOM 2
D 321,20
S 319,00

In der Eselsweide