


# Kläranlage Orbis

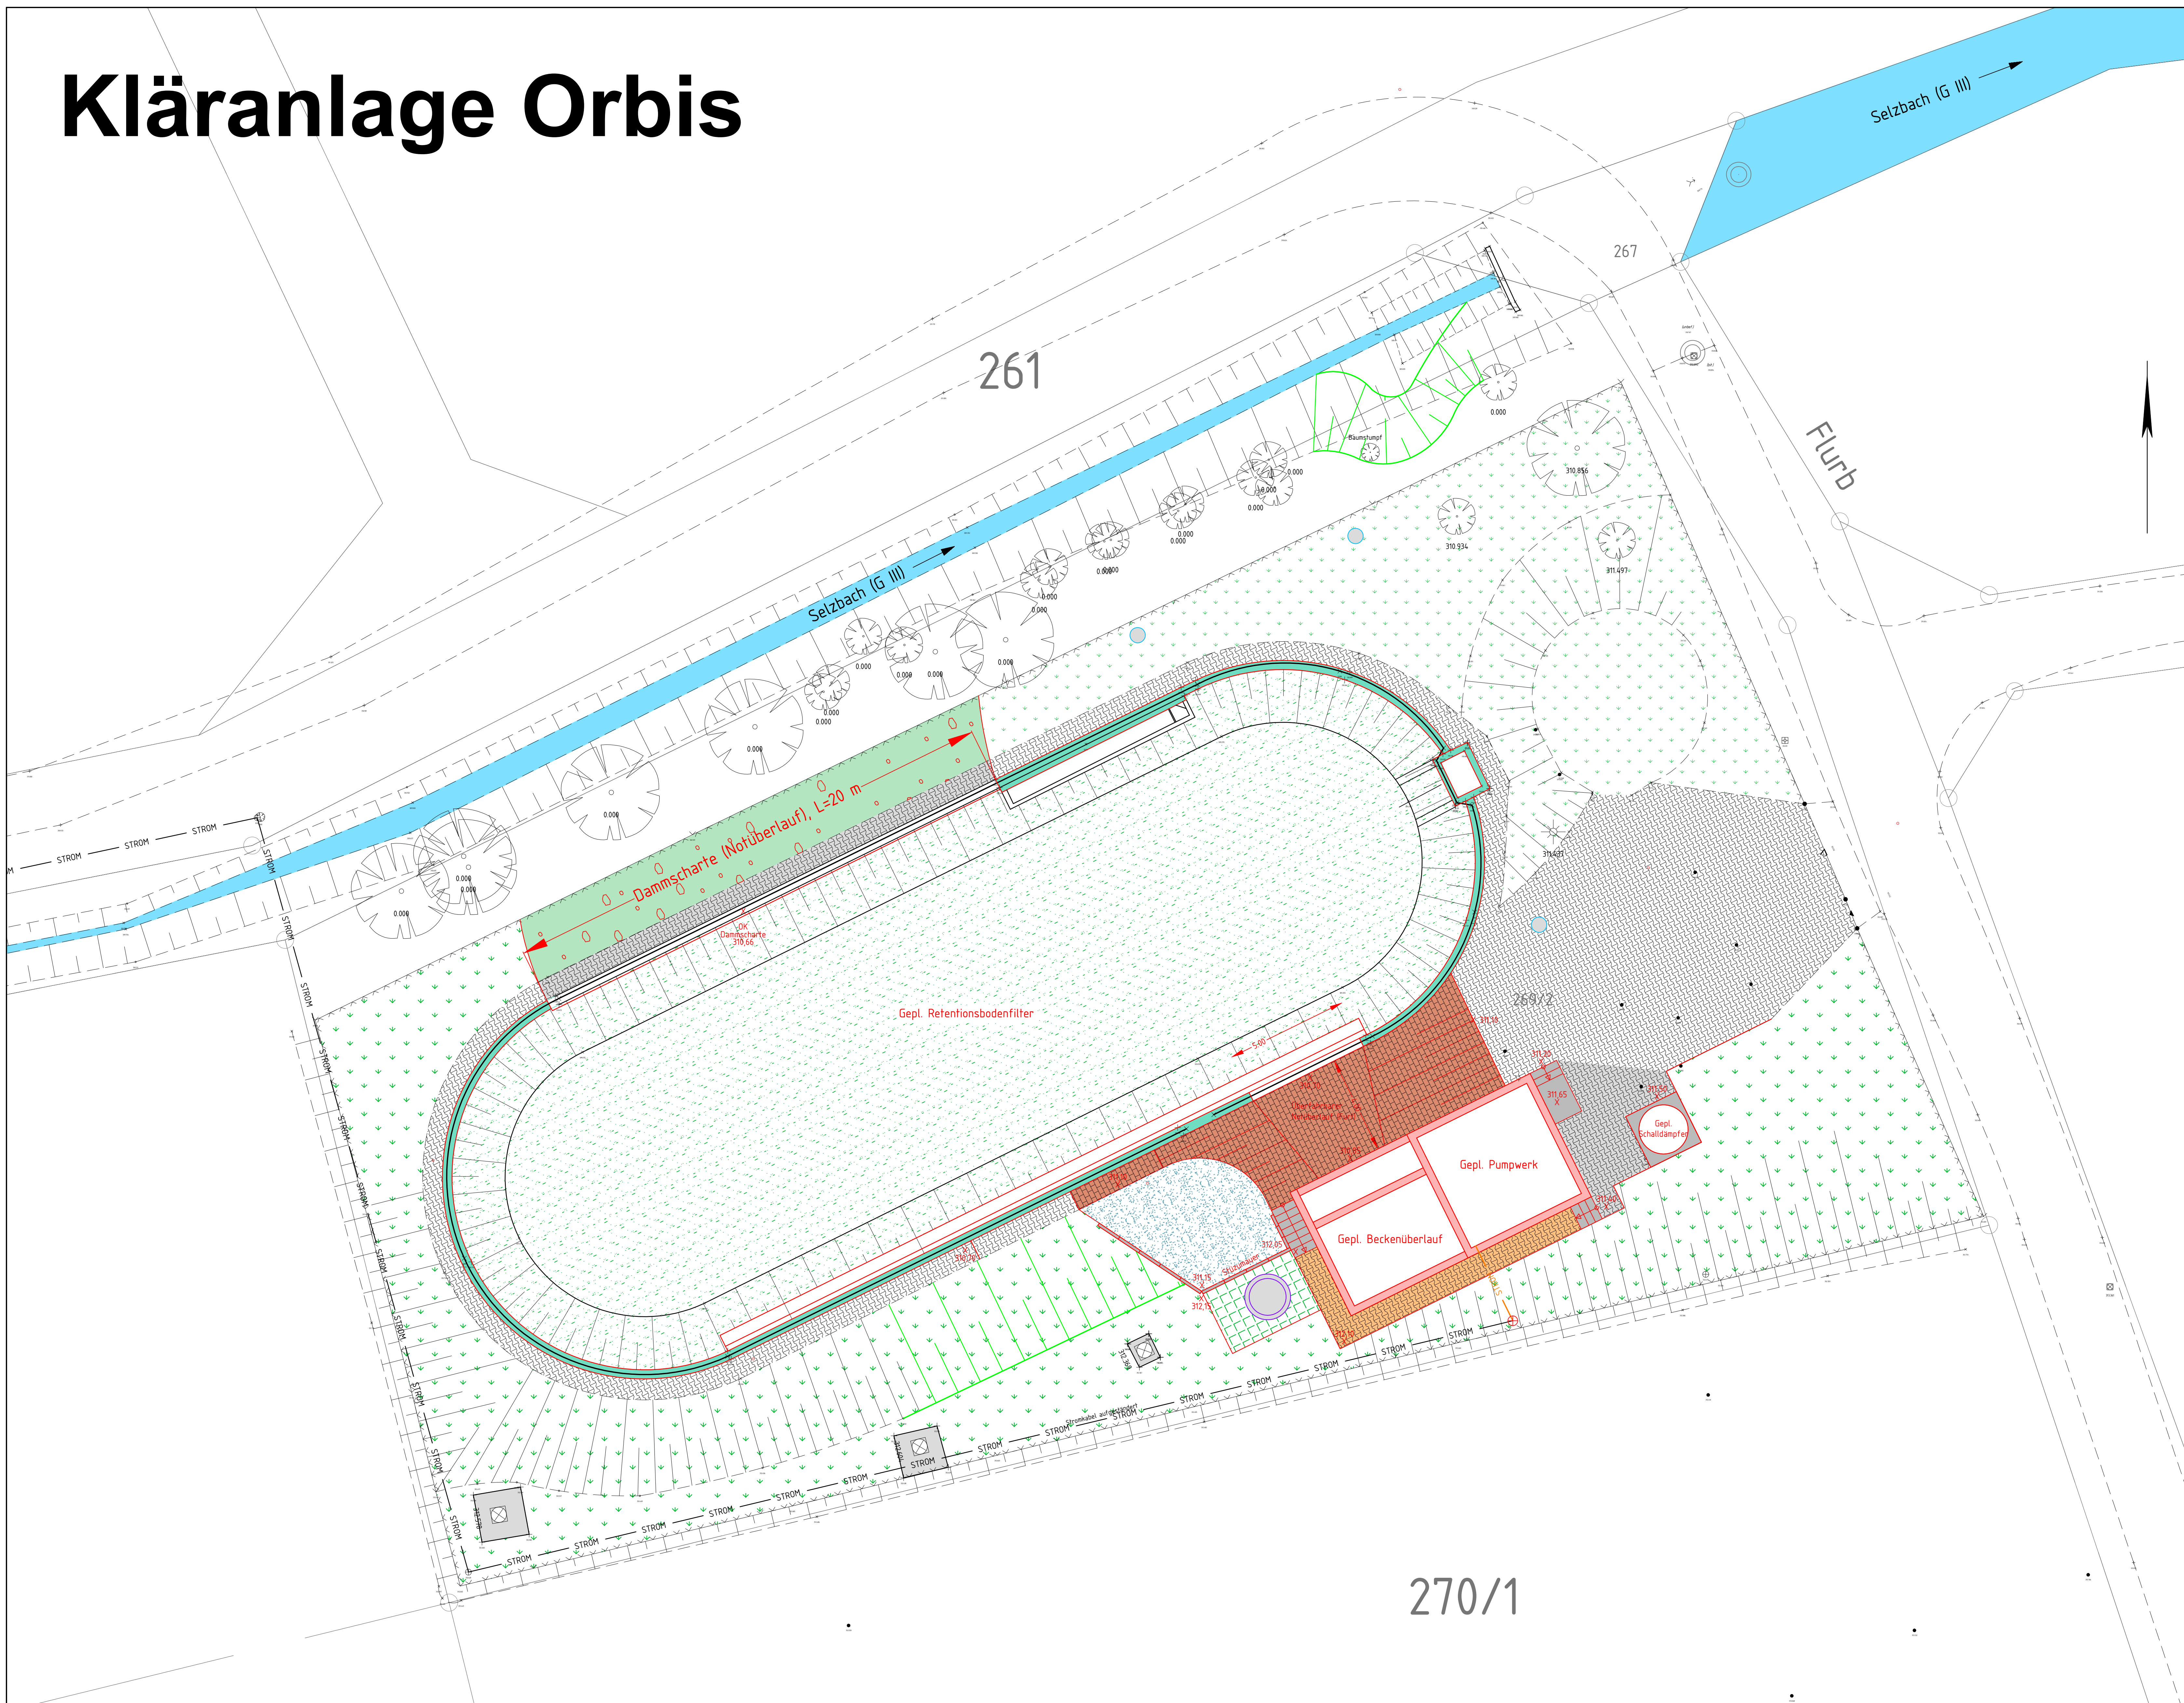

**ZEICHNERKLÄRUNG KANÄLE**

Leitungen / Schächte	Bestand	Planung
Mischwasser		
Schmutzwasser		
Regenwasser		
Druckleitung		
Wasserleitung		
Stromleitung		
Schacht		

Sonstiges

- Leuchte
- Zaun

Vorfluter / Gräben

**Legende**

Planung Bauwerke	
Treppe / Stützmauer	
Betonfläche	
Betonsteinpflaster Bestand	
Betonsteinpflaster neu	
Betonsteinpflaster wiederverlegen	
Überfahrbare Furt Pflastersteine	
Rasengittersteine	
Schotterrasen	
Bepflanzung Retentionsbodenfilter	
Notüberlauf/Dammfläche	
Grünfläche	
Böschung neu anlegen	

Index	Änderung	Datum	Zeichen
1	Einbau Verteilertrinne, Erhöhung der Beckenkronen, Ablaufwehr bleibt erhalten (Umbau), Dammfläche gekürzt, Schwellenbohle Dammfläche angepasst, neue Ablaufleitung DN 505, vordr. Ablaufleitung DN 200 bleibt erhalten	31.05.2021	WF
2	Anpassung Notüberlauf RBF gem. Besprechung vom 10.02.2021	15.02.2021	Schr

## - Genehmigungsplanung §§8, 15 WHG -

Auftraggeber:	Verbandsgemeindewerke Kirchheimbolanden Donnersbergkreis		
Projekt:	Abwasserbeseitigung Orbis Anschluss an AMP		
Entwurfverfasser:	Teil: Kläranlage Orbis Detaillageplan Aussenanlage Planung		
Bearbeitet: Sz	Datum: Juni 2020	Maßstab: 1 : 100	Blattgröße: B
Gezeichnet: WF	Projekt-Nr.: 0 17 101 E/K	Blattgröße: 110 / 70	Blatt-Nr.: 8.03b
Geprüft:			

270/1