


Planungsgrundlagen		Datum	Zeichen
<b>Kataster</b> Grundkarte : ALKIS-Daten (von Stadtwerke Kirchheimbolanden)		Jan. 2016	
<b>Vermessung</b> Aufnahme : GPS-Vermessung (Kläranlage und Trasse)		Apr. 2018	Sta
Koordinaten : ETRS 89 (UTM)			
Höhenfestpunkt : PP-Nagel Nr. 5 / H=312,260 NHN			
<b>Gutachten</b> TV - Befahrung : Baugrundgutachten:			
<b>Planungen</b> Kläranlage : Ausführung: Arge Passavant-Werke und Fa. Faber Bestand : Kläranlage: IB Monzel-Bernhardt, Rockenhausen		1983	
<b>Sonstiges</b> Telefon : Telekom Strom : Pfalzwerke-Netz AG Wasser : Wasserversorgung Rheinhessen-Pfalz GmbH		Nov. 2019 Nov. 2019 Nov. 2019	

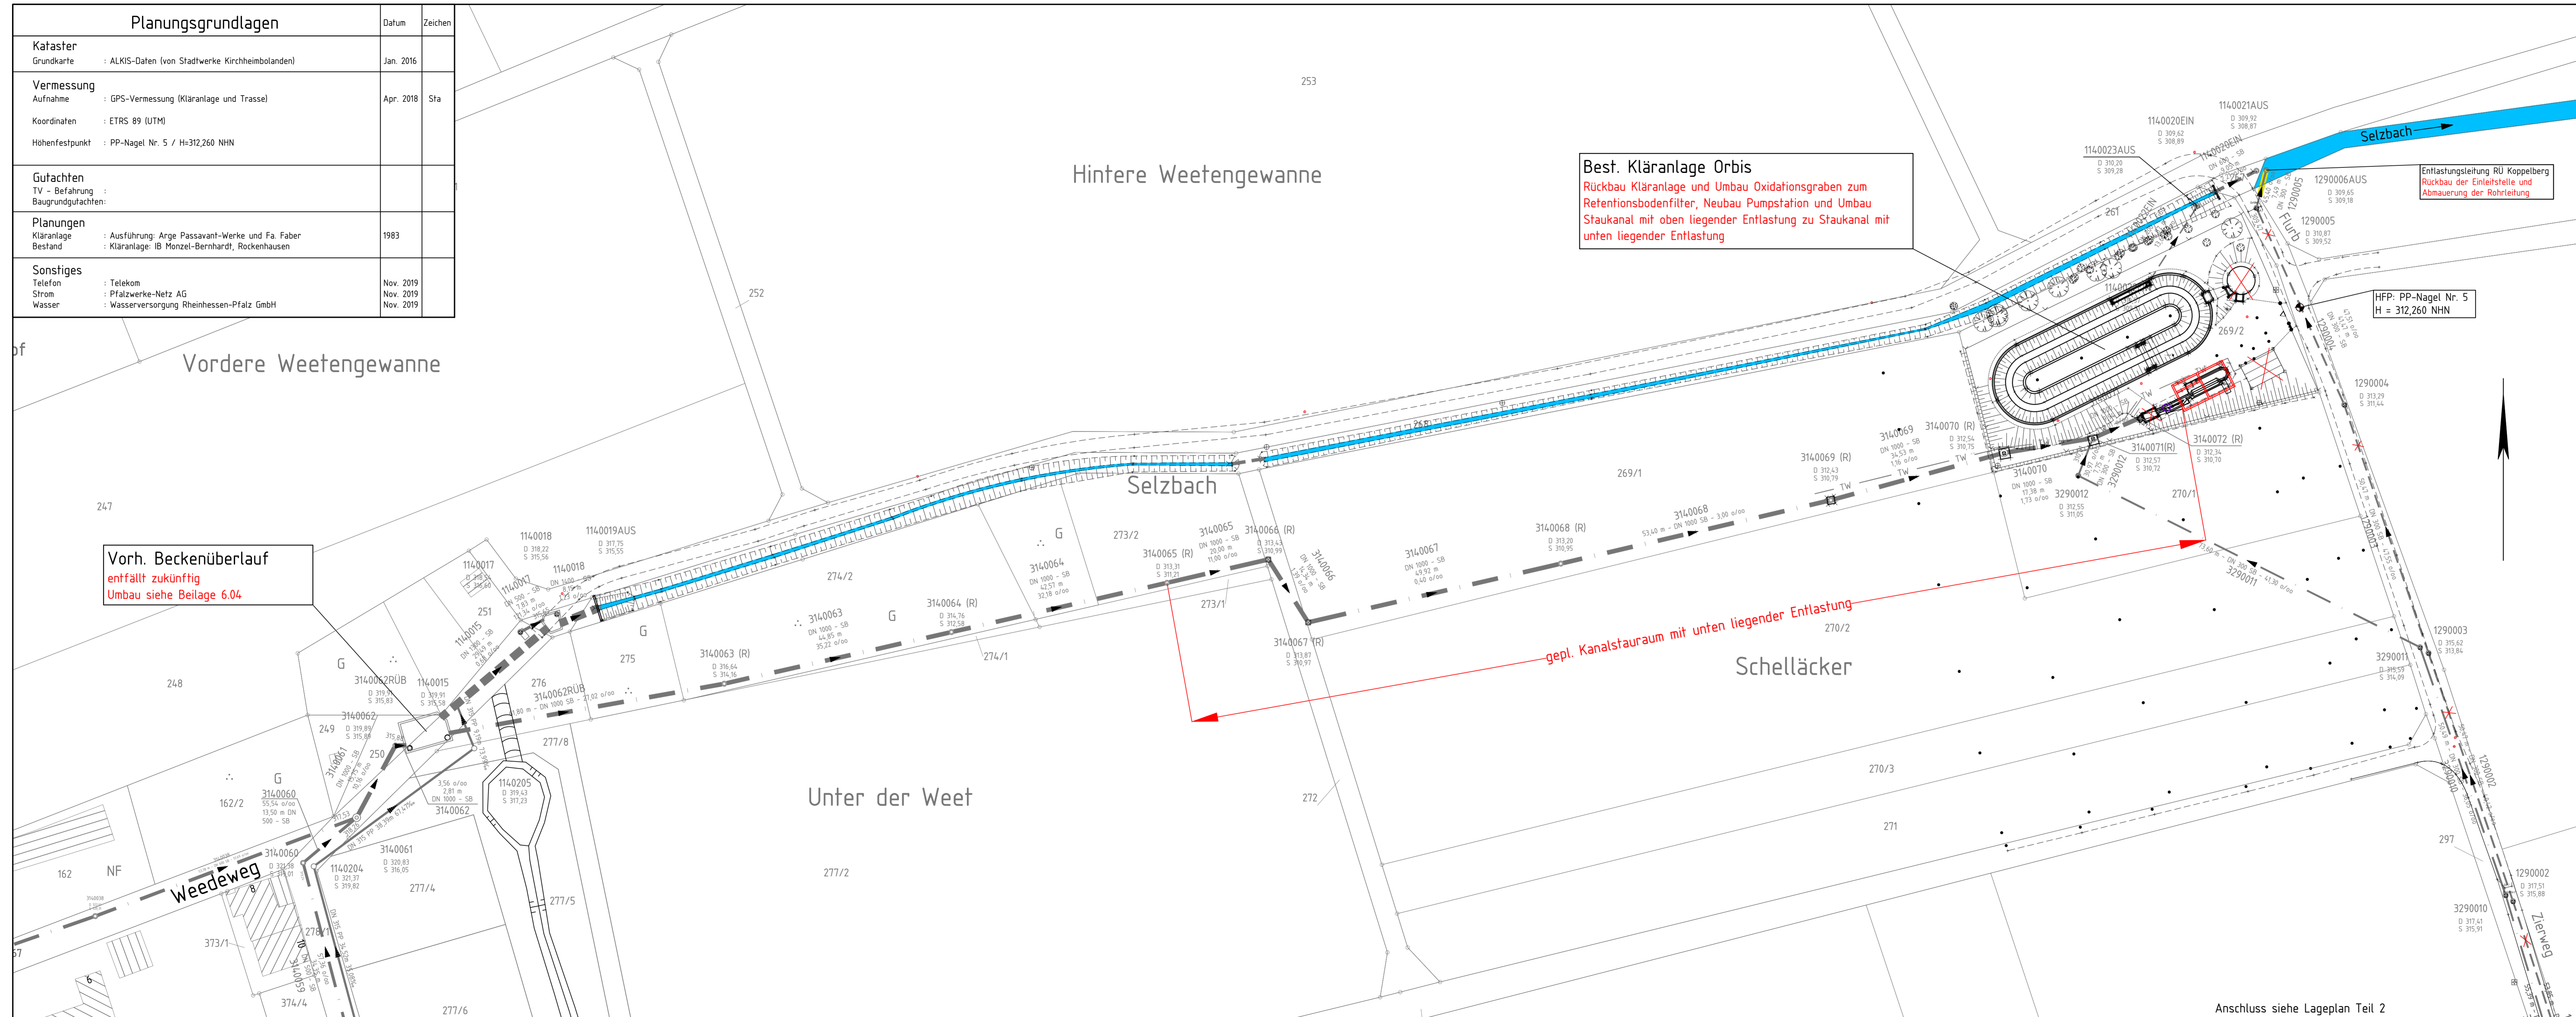

**Best. Kläranlage Orbis**  
 Rückbau Kläranlage und Umbau Oxidationsgraben zum  
 Retentionsbodenfilter, Neubau Pumpstation und Umbau  
 Staukanal mit oben liegender Entlastung zu Staukanal mit  
 unten liegender Entlastung

Entlastungsleitung RU Koppelberg  
 Rückbau der Einleitstelle und  
 Abmauerung der Rohrleitung

HFP: PP-Nagel Nr. 5  
 H = 312,260 NHN

Vorb. Beckenüberlauf  
 entfällt zukünftig  
 Umbau siehe Beilage 6.04

**ZEICHENERKLÄRUNG KANÄLE**

Leitungen / Schächte	Bestand	Bauwerk / Leitung entfällt
Mischwasser		
Schmutzwasser		
Regenwasser		
Wasserleitung		
Stromleitung Mittelspannung		
Stromleitung Niederspannung		
Telefonleitung		
Schacht		
Sonstiges		
Leuchte		
Zaun		
		Vorfutter / Graben

Index	Änderung	Datum	Zeichen

**- Genehmigungsplanung §§8, 15 WHG -**

Auftraggeber	Verbandsgemeindewerke Kirchheimbolanden Donnersbergkreis		
Projekt	Abwasserbeseitigung Orbis Anschluss an AMP		
Entwurfsverfasser	Zulaufleitung Orbis Lageplan Staukanal		
Bearbeitet: Sz	Datum: Juni 2020	Maßstab: 1 : 500	Beilage: 6
Gezeichnet: Wf	Projekt-Nr.: 0 17 101 E/K	Blattgröße: 120 / 40	Blatt-Nr.: 6.01
Geprüft:			

Beratender Ingenieur für Bauwesen und Umweltschutz  
**INGENIEURBÜRO MONZEL-BERNHARDT**  
 Inhaber: Johann Bernhardt - Beratender Ingenieur  
 Morbacherweg 5, 67806 Rockenhausen, Telefon: 0 63 61/92 15 - 0, Telefax: 0 63 61/92 15 33

Anschluss siehe Lageplan Teil 2